
 




 
 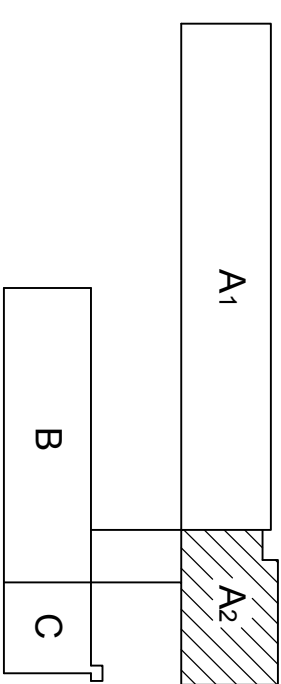





PROJEKTUJE SIĘ PRZEŁOŻENIE CZĘŚCI
WŁĄCZNIKÓW I OPRAW OŚWIETLENIOWYCH


CZĘŚĆ BUDYNKU OBJĘTA
OPRACOWANIEM



LEGENDA STAN PROJEKTOWANY:

-  punkt oświetleniowy - sufitowy
-  punkt oświetleniowy - ścienny
-  wyłącznik 1x
-  wyłącznik 2x
-  wyłącznik schodowy
-  wyłącznik krzyżowy
-  puszka instalacyjna 400V
-  gniazdo wtykowe pojedyncze
-  gniazdo wtykowe podwójne

TMP projektowana tablica bezpieczników

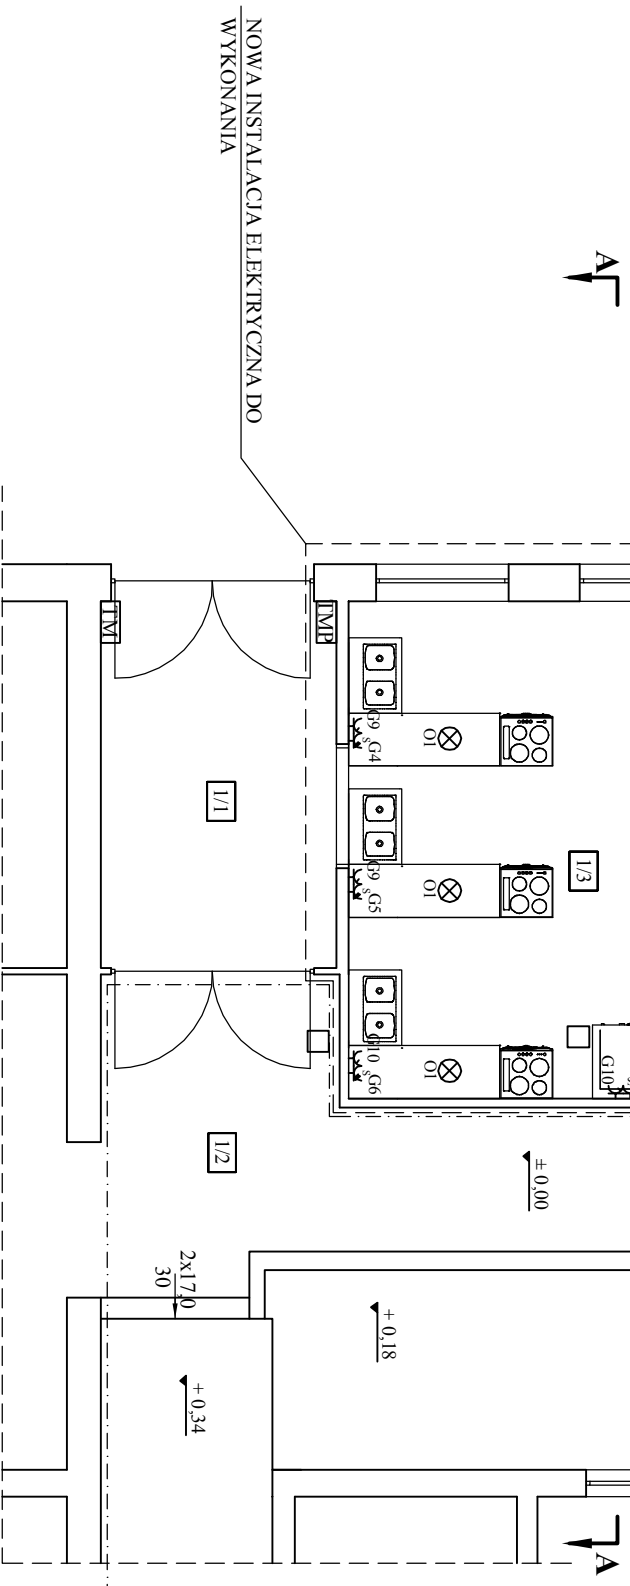

NOWA INSTALACJA ELEKTRYCZNA DO
WYKONANIA

Nazwa i adres obiektu:	Przebudowa pomieszczeń w budynku A2 Młodzieżowego Ośrodka Wychowawczego w Samosztrelu im. Ireny Sendlerowej dz. nr 3/15 w Samosztrelu, gmina Sadki		
Investor:	Młodzieżowy Ośrodek Wychowawczy w Samosztrelu im. Ireny Sendlerowej, Samosztrel 7, 89 - 110 Sadki		
Przedmiot rysunku:	INSTALACJE ELEKTRYCZNE STAN PROJEKTOWANY		
Projektant:	mgr inż. Piotr Majda upr. bud. Nr KUP/0087/PWB/E/17 w specj. instalacyjnej		
Asystent projektanta	w zakresie sieci, instalacji i urządzeń: elektrycznych i elektroenergetycznych bez ograniczeń		
Data: 29-01-2018r.	Skala: 1:100	Nr rys. 1/E	