



ZASILANIE
Z TABLICZY TM
YLYżo 5x25mm²

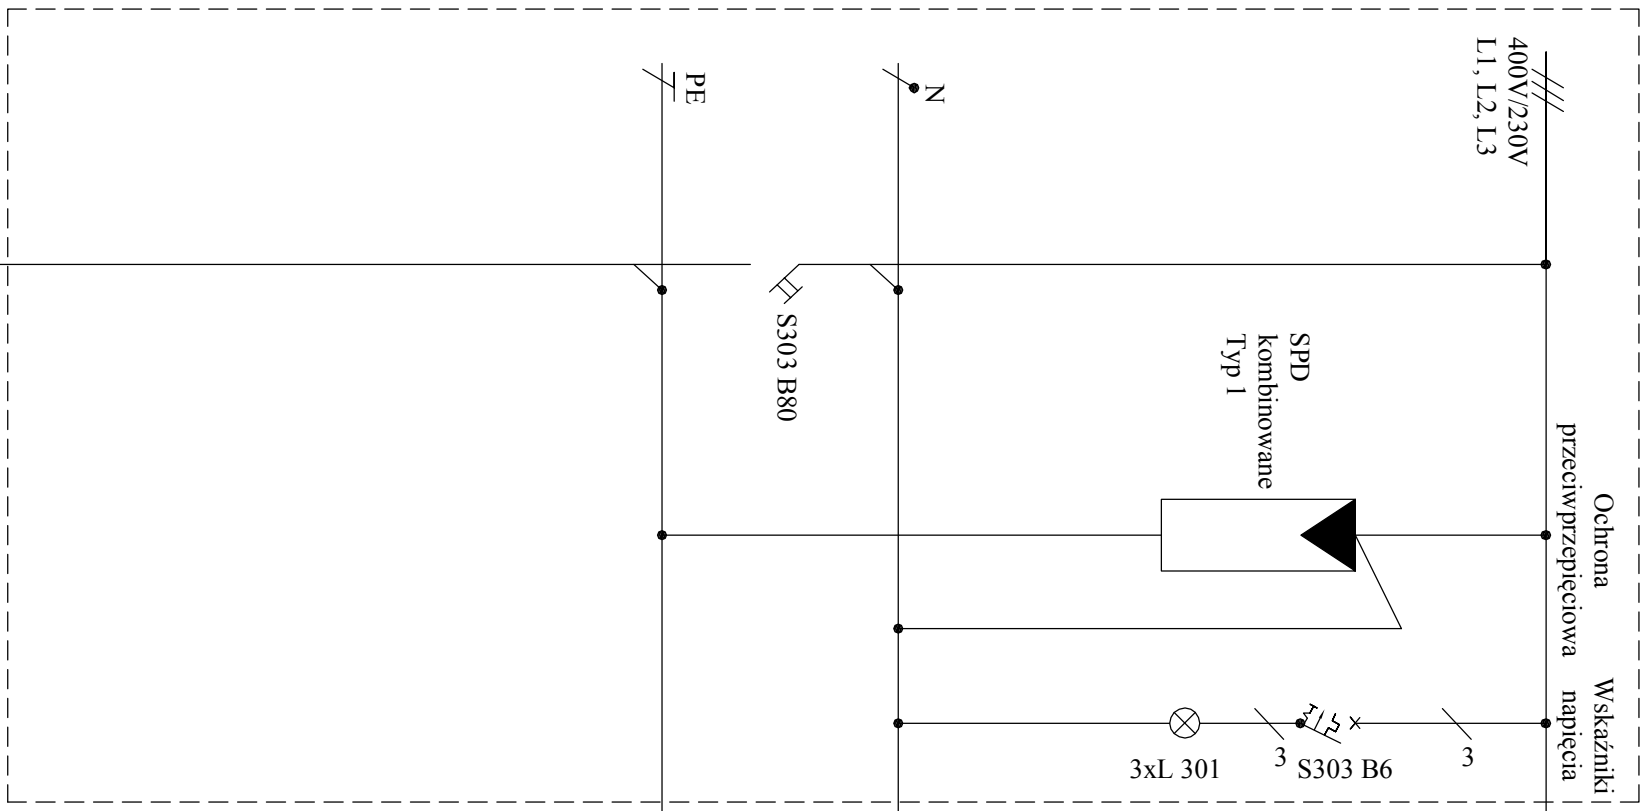

PROJEKTOWANA TABLICA TMP
Schemat TMP
UKŁAD SIECI TN-S

Nr	Rodzaj obwodu	Nazwa obwodu
1	Oświetleniowy	O1
2	Piec konwekcyjno-parowy	G1
3	Gniazdkowy ogólny pom. gospodarcze	G2
4	Gniazdkowy ogólny pom. gospodarcze	G3
5	Kuchenka indukcyjna z piekarnikiem	G4
6	Kuchenka indukcyjna z piekarnikiem	G5
7	Kuchenka indukcyjna z piekarnikiem	G6
8	Salamandra elektryczna	G7
9	Patelnia elektryczna	G8
10	Gniazdkowy ogólny	G9
11	Gniazdkowy ogólny	G10
12	Gniazdkowy ogólny	G11

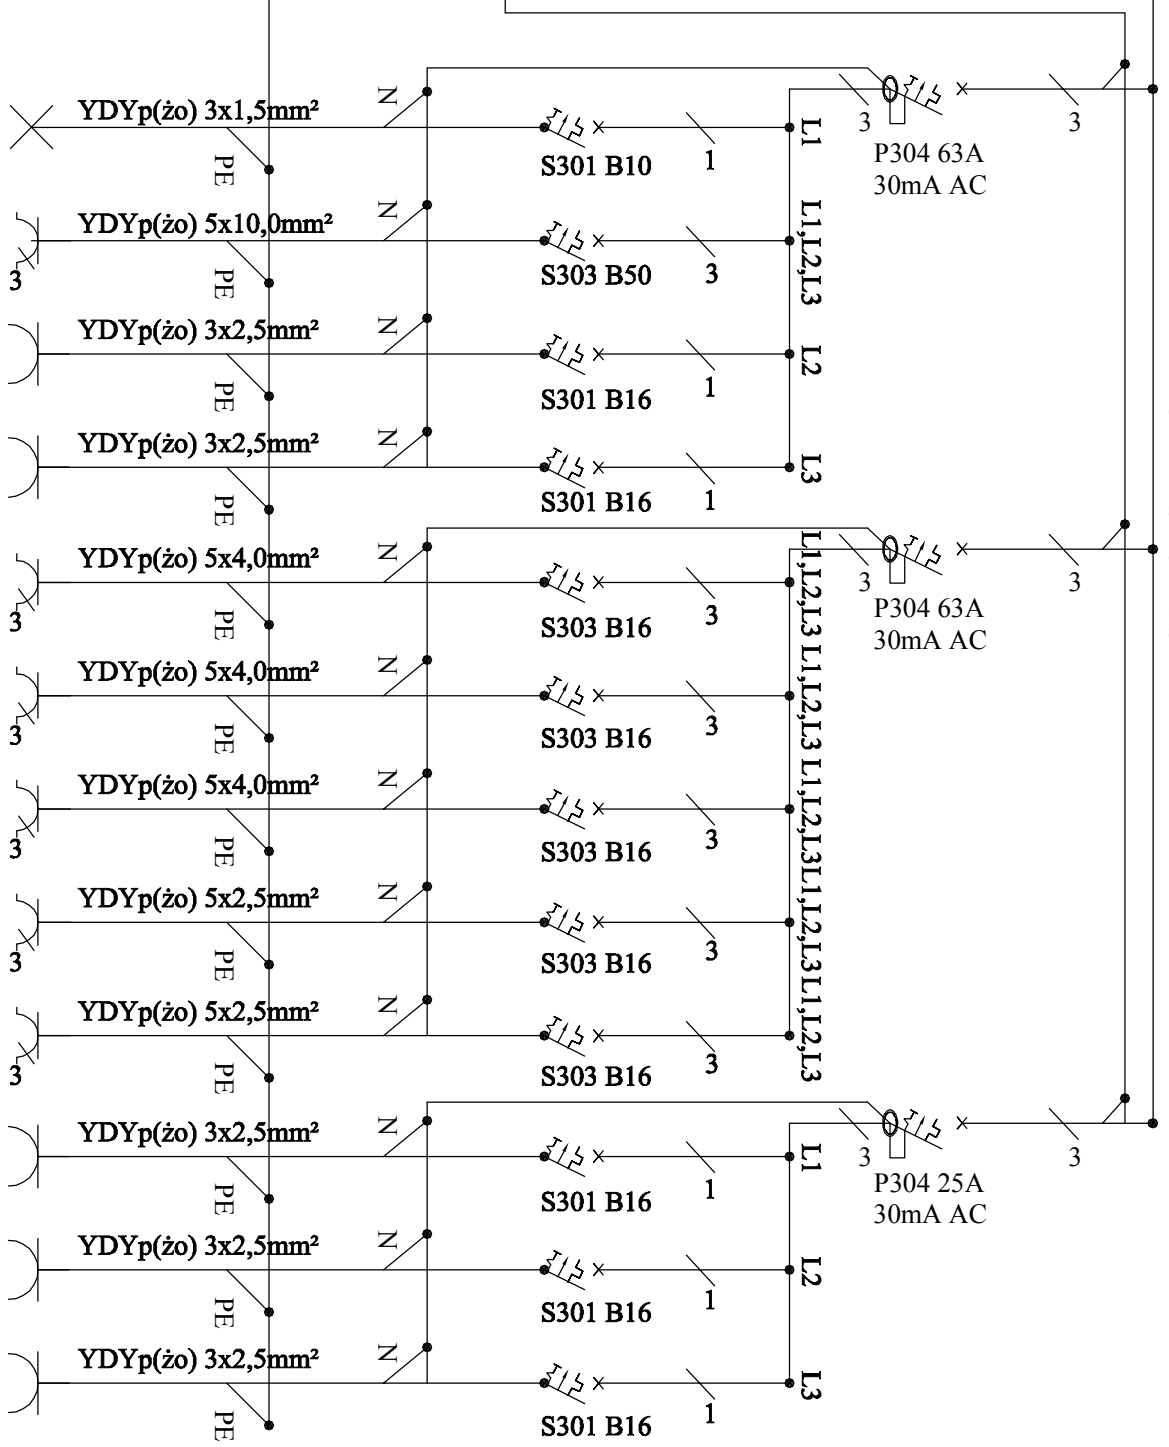

Pi=92,07 kW
Po=51,00 kW
Io=80 A

Nazwa i adres obiektu:	Przebudowa pomieszczeń w budynku A2 Młodzieżowego Ośrodka Wychowawczego w Samosztrelu im. Henry Sandlerowej dz. nr 3/15 w Samosztrelu, gmina Sadki.
Investor:	Młodzieżowy Ośrodek Wychowawczy w Samosztrelu im. Henry Sandlerowej, Samosztrel 7-89-110 Sadki
Przedmiot rysunku:	SCHEMAT IDEOWY INSTALACJI ELEKTRYCZNEJ TMP
Projektant:	mgr inż. Piotr Majda upr. bud. Nr KUP/0087/PWB/E/17 w specj. instalacyjnej w zakresie sieci, instalacji i urządzeń elektrycznych i elektroenergetycznych bez ograniczeń
Asystent projektanta	
Data: 29-01-2018r.	Skala: 1:100
	Nr rys. 2/E